
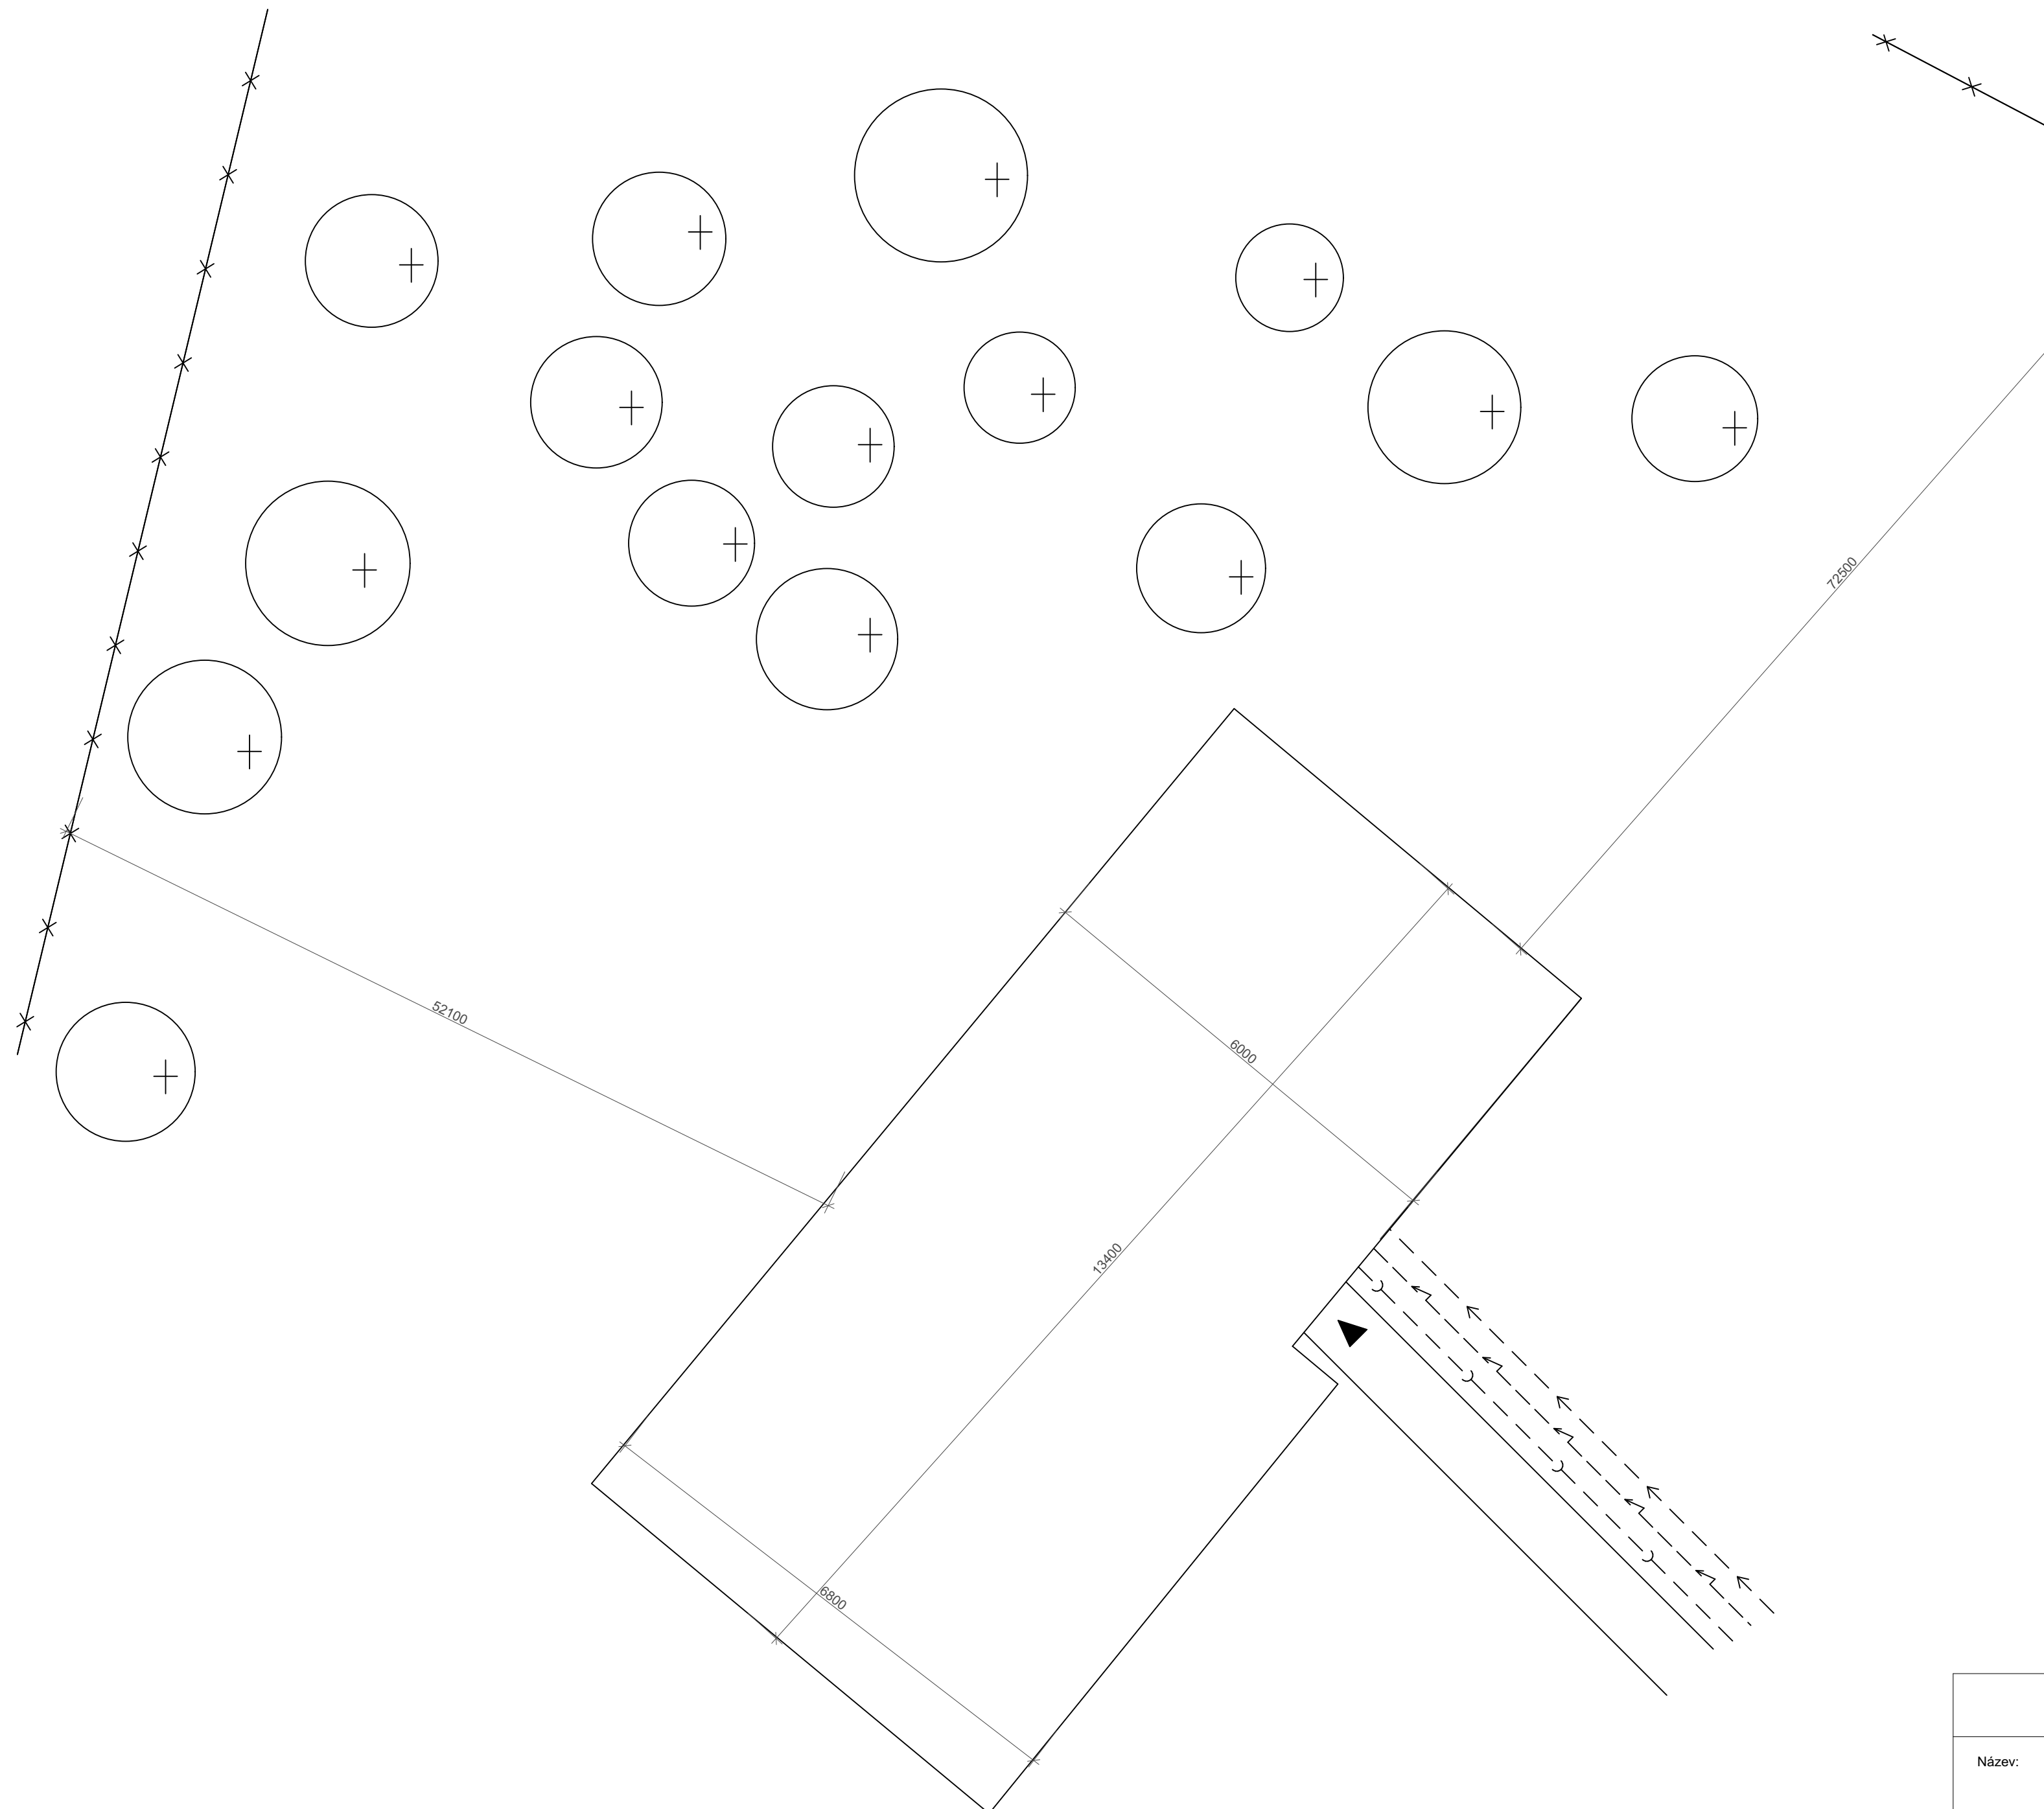



# LESNÍ REKREAČNÍ CHATA - BRDY

SITUACE

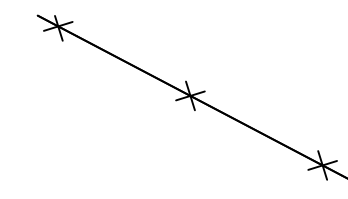


## LEGENDA SÍTÍ

 KANALIZACE SPLAŠKOVÁ  
 VODOVOD (PITNÁ VODA)  
 ELEKTRO KABEL NN



## VYSVĚTLIVKY ZNAČEK

 HRANICE POZEMKU



NAVRHOVANÝ STROM



## STUDENTSKÁ SOUPEŤ STAVBY S VŮNÍ DŘEVA 2017

Název: LESNÍ REKREAČNÍ CHATA - BRDY

Šk.rok:  
2016/17

Měřítko:  
1:200

Vypracoval: Mašková Tereza,  
Skrůžný Zdeněk

Výkres: ORIENTAČNÍ SITUACE

01